


Řezy kabelovou trasou:

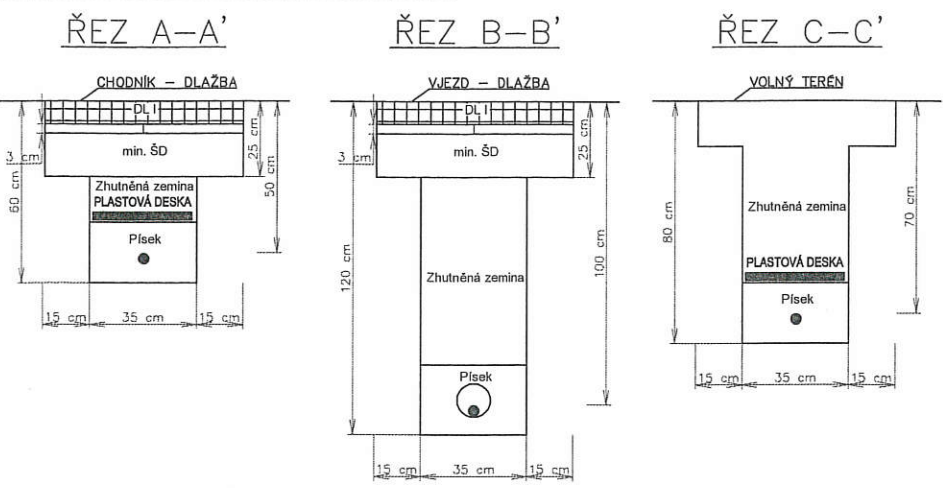

Legenda:

- nový kabel NN AYKY-J 3x240+120 mm<sup>2</sup>
- nový kabel NN AYKY-J 3x240+120 mm<sup>2</sup> v chrániče UCOREX Ø 110 mm
- nová kabelová přípojková skříň SS 102
- stávající kabely NN
- stávající kabelová rozpojovací skříň SR
- stávající kabelová přípojková skříň SS
- katastrální čísla

Celková délka kabelové trasy: 32 m  
Použité vodiče AYKY-J 3x240+120 mm<sup>2</sup> 50 m

Napěťová soustava (NN): 3PEN ~ 50 Hz, 400 V / TN-C  
Ochrana samočinným odpojením od zdroje a pospojováním v soustavě NN, dle PNE 33 0000-1.  
Kabely uloženy s krytím 500 / 700 mm pod chodníkem / vol. terénem.  
V místech pod komunikacemi kabely uložit do chrániček Ø 160 mm s krytím 1000 mm, pod vjezdy Ø 110 mm.  
Kabely budou uloženy dle ČSN 33 2000-5-52 ed. 2, ČSN 73 6005 a PNE 34 1050.  
Před započítáním prací je třeba, aby investor zajistil vytyčení a ochranu stávajících sítí.  
OCHRANA PŘED ÚRAZEM ELEKTRICKÝM PROUDEM BUDE PROVEDENA DLE PNE 33 0000-1  
Ochranná opatření:  
OCHRANA ZÁKLADNÍ - základní izolaci živých částí, přepážky nebo kryty  
- ochranné uzemnění  
- dvojité nebo zesílené izolace  
OCHRANA PŘI PORUŠE - automatické odpojení od zdroje  
Prostory: Nebezpečné  
OCHRANA ZELENÉ BUDE REŠENA DLE ZAKONA č. 114/1992 Sb. § 8, VYHLASKY č. 189/2013 Sb. § 8  
A ZEJMÉNA ENERGETICKÉHO ZÁKONA č. 458/2000 Sb. § 24, 25, 58 a 59.  
BĚHEM VÝKOPOVÝCH PRACÍ BUDE POSTUPOVÁNO DLE ČSN 83 9061.

KABELY, KTERÉ BUDOU ULOŽENY VE VZDÁLENOSTI MENŠÍ NEŽ 2,5 m OD STROMŮ, BUDOU ULOŽENY V PVC CHRÁNIČCE Ø 110 mm V DÉLCE PRŮMĚRU KORUNY STROMU.



ZODP.PROJEKTANT Ing. BAROŠ <i>BP</i>	INVESTOR: PREdistribuce a. s. Svornosti 3199/19a 150 00 Praha 5 IČO: 27376516	ENERGO PRAHA spol. s r. o. U Krčského nádraží 228/15 140 75 Praha 4 - Krč IČO: 62916513 DIČ: CZ62916513 e-mail: energo@energopraha.com	
PROJEKTANT Martina ŠIMOVÁ	NÁZEV STAVBY KVĚTNOVÁ PŘÍPOJKA kNN PRAHA 8 - ĎÁBLICE ul. Květnová	STŘEDISKO P DATUM 10/2016 ZMĚNA STUPEŇ ÚS FORMÁT A3 MĚŘÍTKO 1:500 SAP: D-142361	ČÍSLO PARÉ: Č.výkr. E-02
ČÁST ENERGETIKA	SITUACE - NOVÝ STAV		